

## 小石川運動場改修工事概要


- 工 事 件 名      小石川運動場改修工事
- 工 事 箇 所      文京区後楽一丁目8番 23 号
- 工 事 概 要      人工芝張替 8,816 m<sup>2</sup>  
既設照明灯具撤去 162 基、LED 灯具設置 94 基  
付帯工 一式

### 案 内 図



# 施設平面図

S=1/300

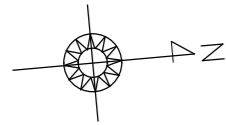


	防球ネット
	照明塔
	人工芝-2
	境石、U字溝
	雨水溝

## 案内図



## 総括表

工種	形状・寸法	数量	単位	備考
グラウンド整備工				
人工芝撤去		8,816.0	m <sup>2</sup>	
透水性舗装洗浄		8,816.0	m <sup>2</sup>	
人工芝-1	ロングバール人工芝、t=60	8,627.0	m <sup>2</sup>	
人工芝-2	高密度人工芝、t=30、W=500	189.0	m <sup>2</sup>	
人工芝ライン	W=120未満	1243.0	m	
人工芝ポイント		107.0	箇所	
灯具交換工				
灯具撤去	HID灯、取付高さ20m~25m	162.0	基	
灯具設置	LED灯、取付高さ20m~25m	94.0	基	
付帯工				
側溝フィルター	U字溝設置型、SUS	40.0	箇所	
ゴールポスト跡閉塞	φ120、L=900	4.0	箇所	
液灌工		1.0	式	

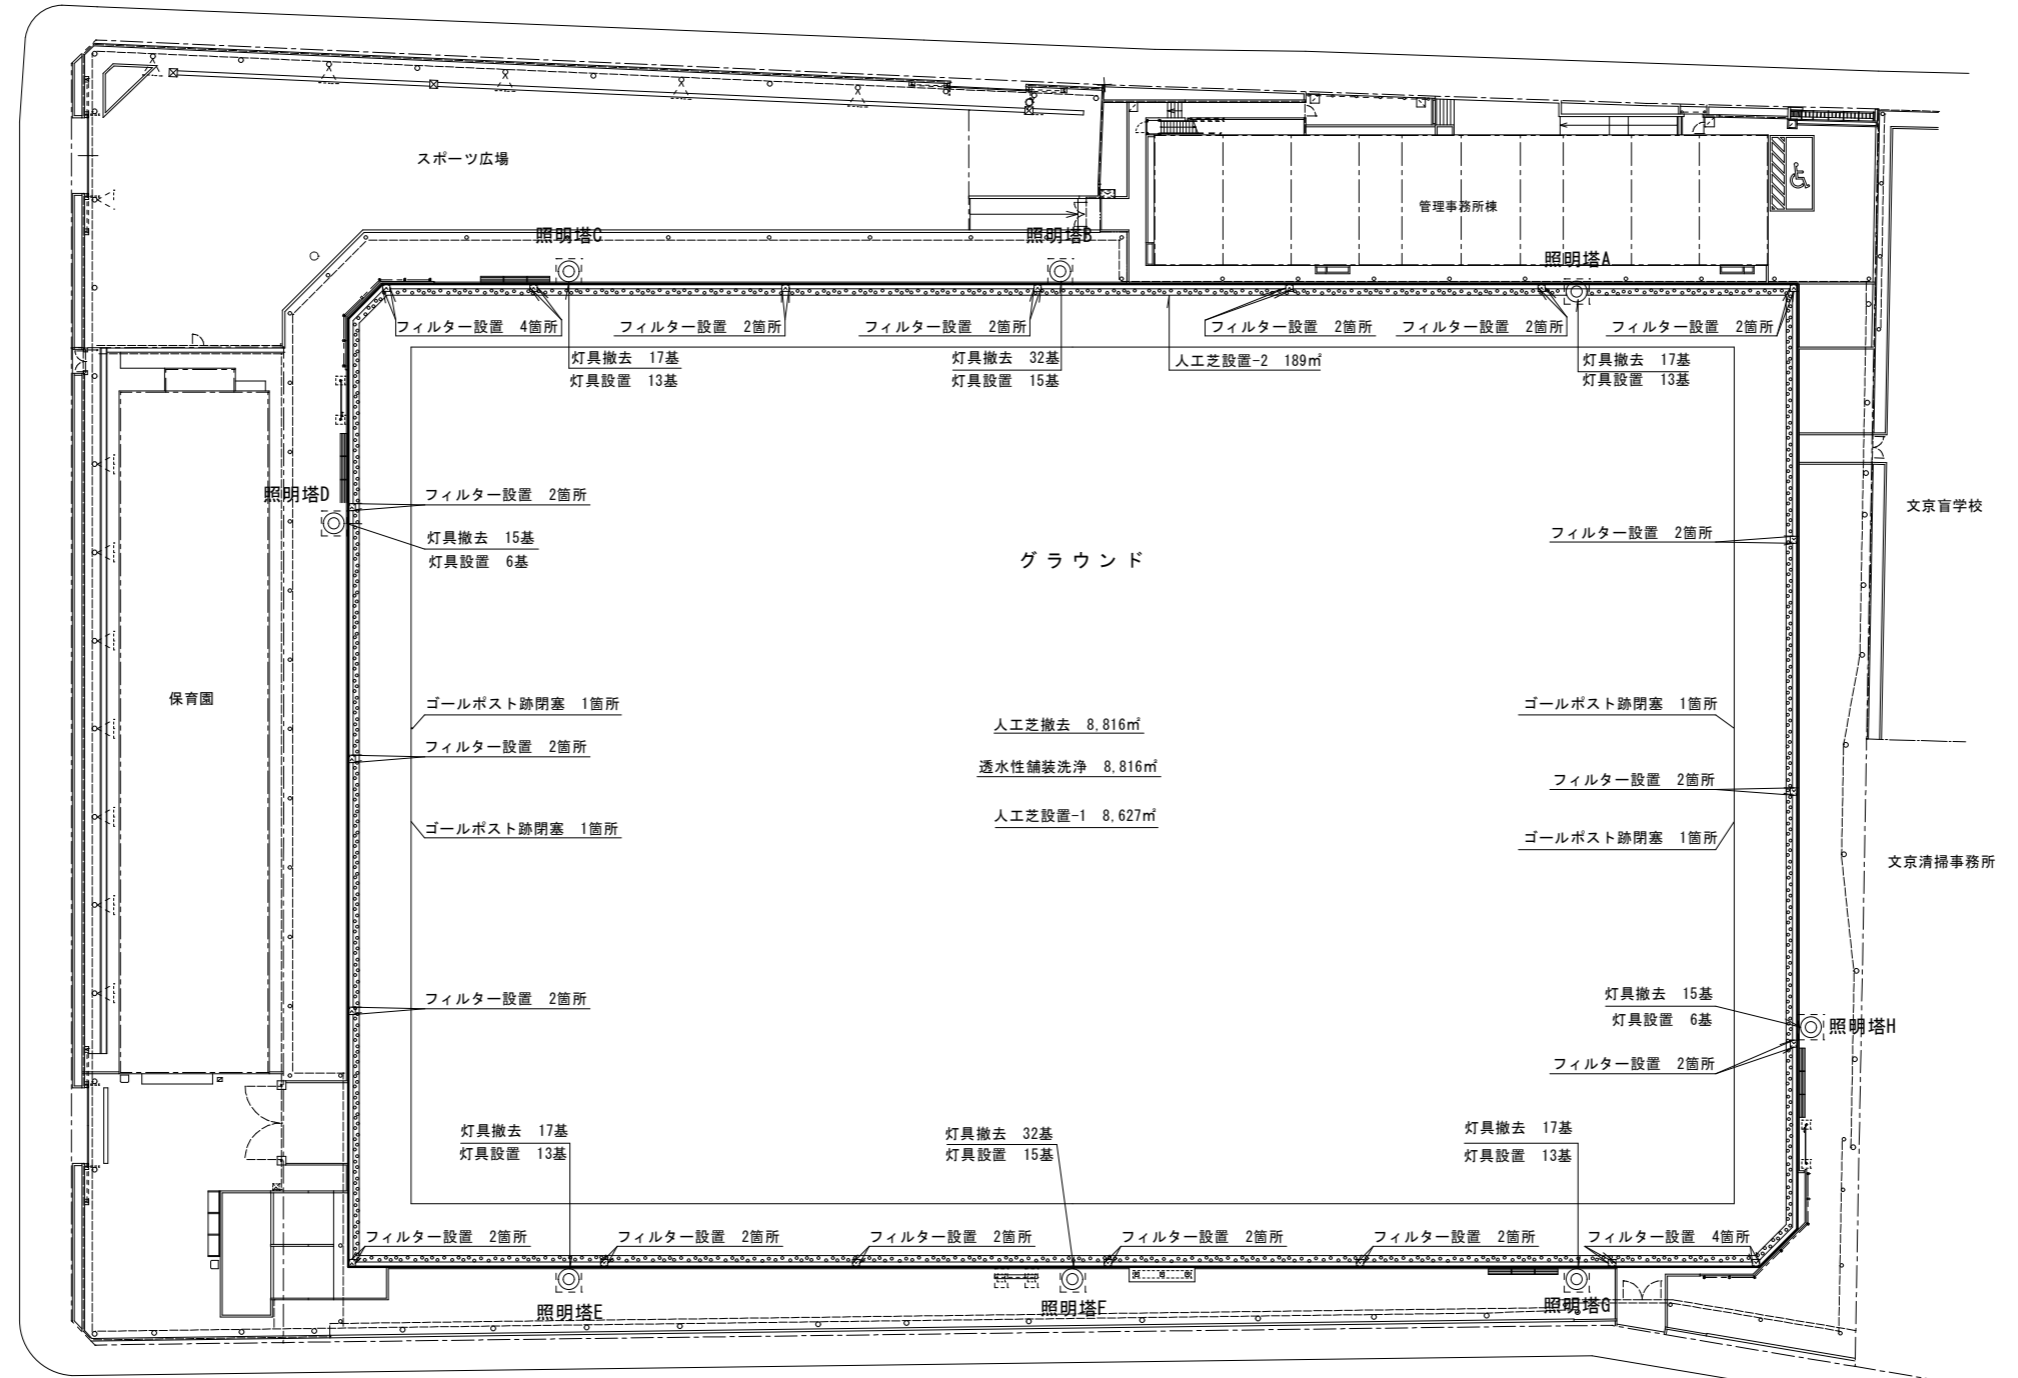

工事件名	小石川運動場改修工事		
工事箇所 又は橋名	文京区後楽一丁目8番23号		
図面名称	施設平面図 案内図 総括表	縮尺	図示のとおり
作製年月日	令和7年6月3日		図面番号
	課長	係長	照査 設計 製図
			1
文京区土木部道路課			8